



仮設配管計画平面図


⑨浜開発町工区 S=1/500

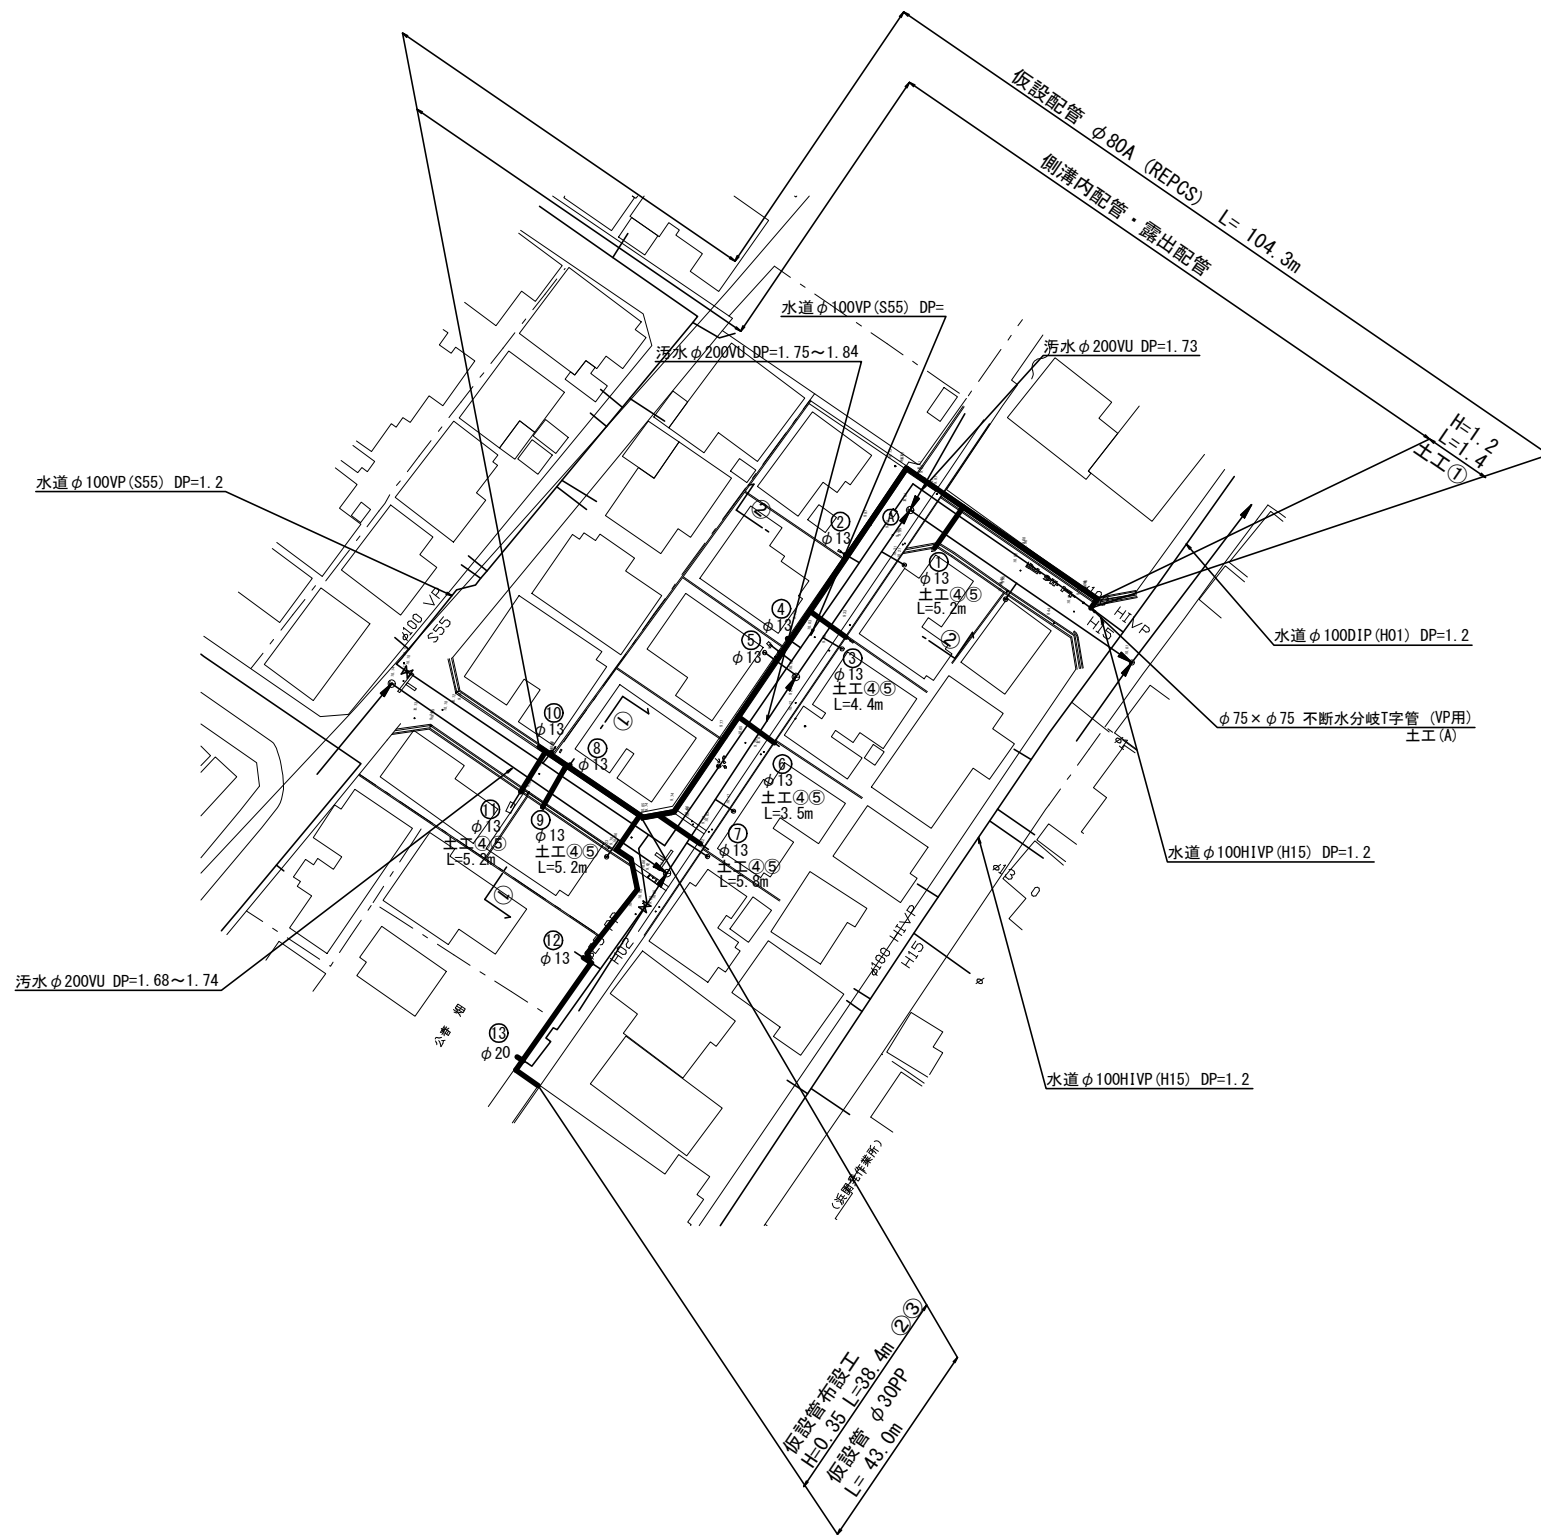

①-①断面図 S=1:100

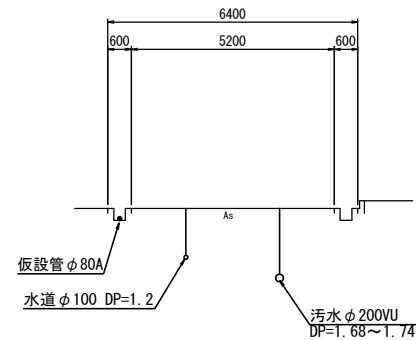


②-②断面図 S=1:100

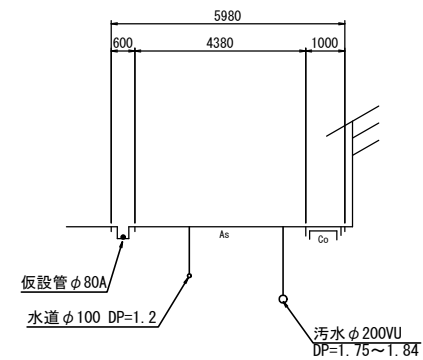

令和 8 年度	
事業名	能美市上水道事業
工事名	配水管改良工事(浜開発町工区)
箇所	能美市 浜開発町 地内
図名	仮設配管計画平面図
縮尺	1 : 500
図面番号	7 枚の内 1
石川県能美市	



仮設配管計画詳細図

浜開発町工区 S=No Scale

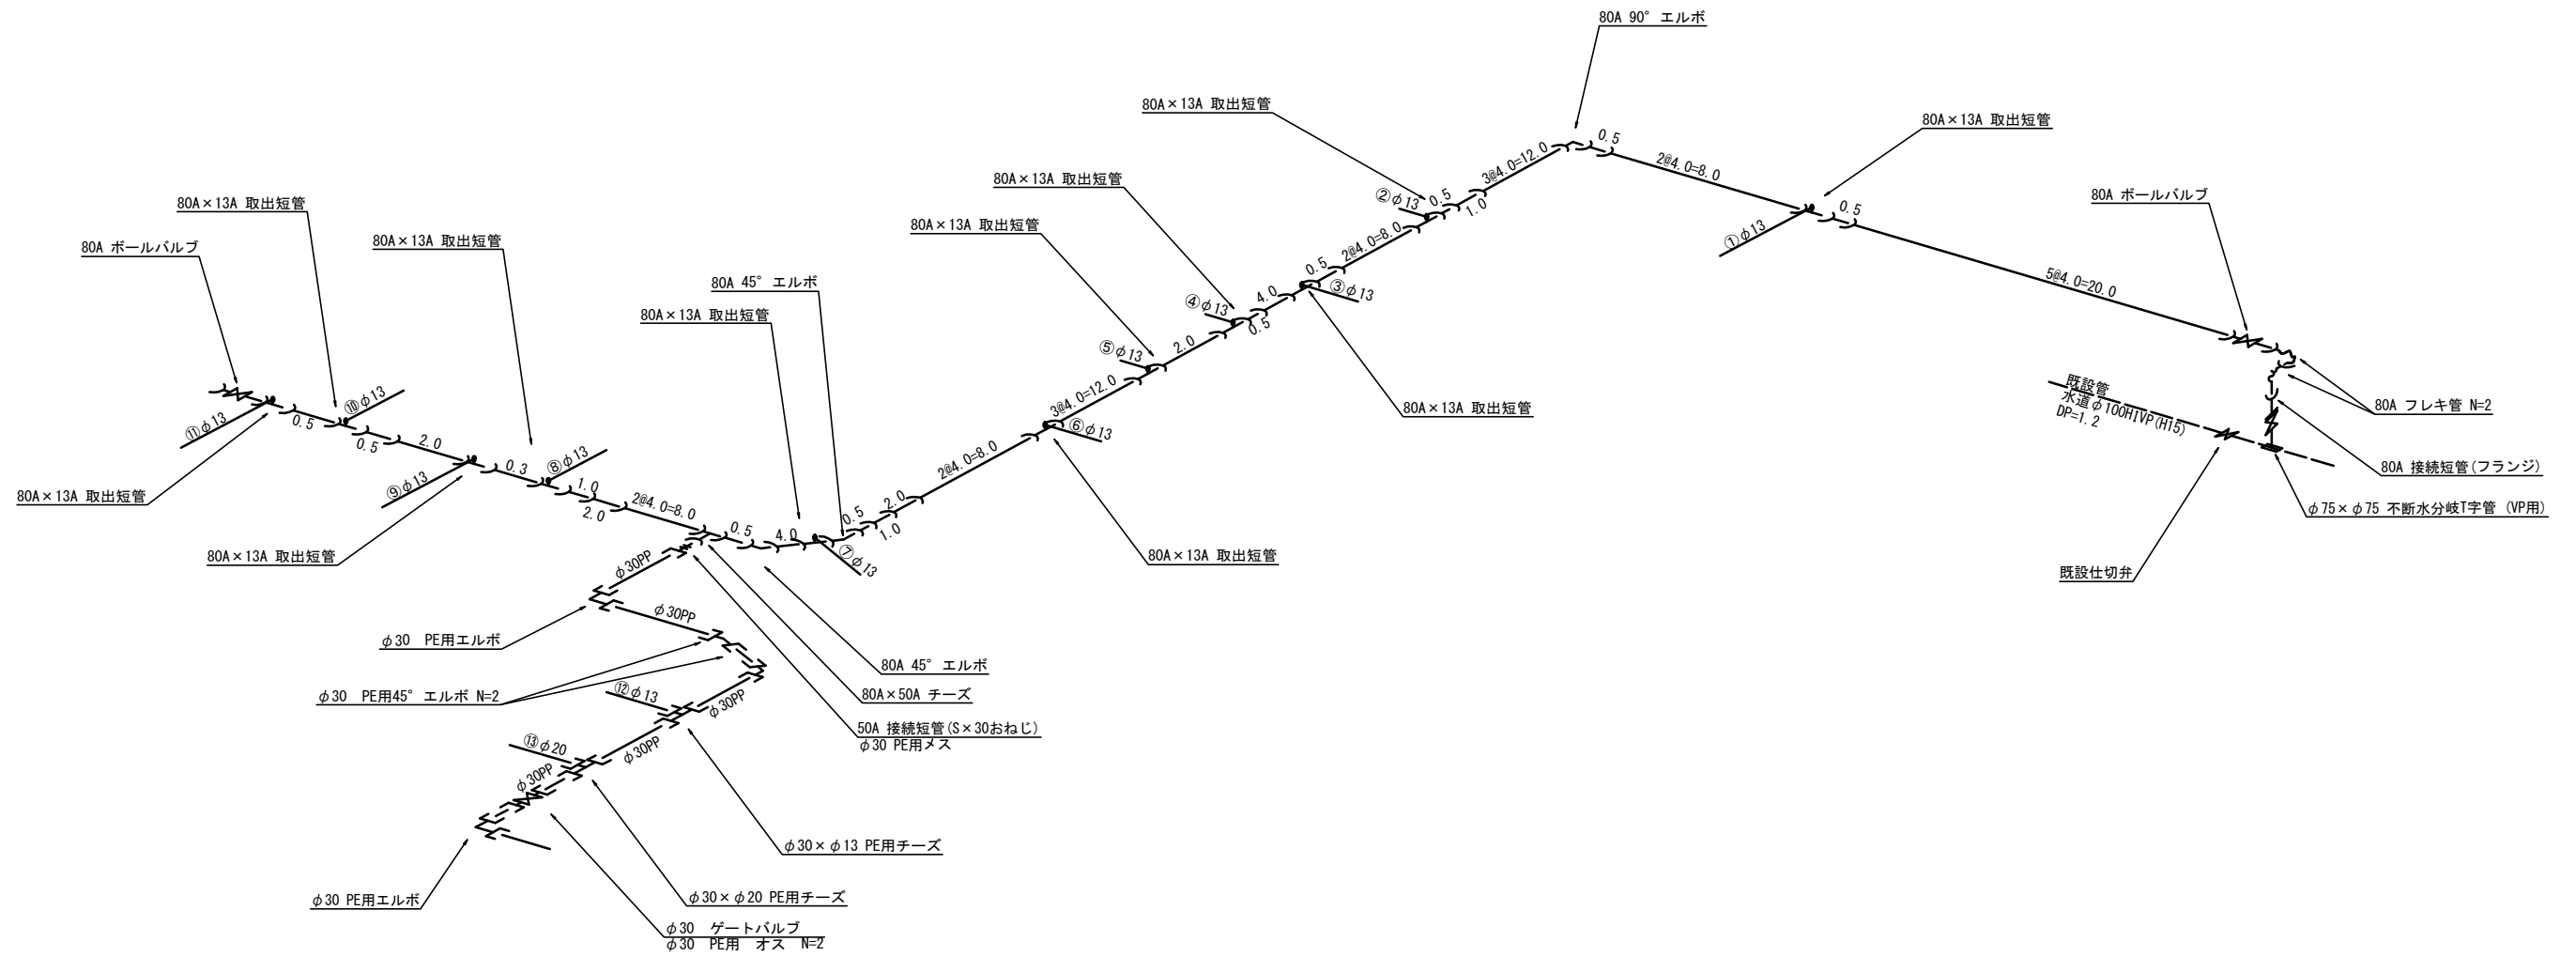

令和 8 年度	
事業名	能美市上水道事業
工事名	配水管改良工事(浜開発町工区)
箇所	能美市 浜開発町 地内
図名	仮設配管計画詳細図
縮尺	No Scale
図面番号	7 枚の内 2
石川県能美市	





本設配管計画平面図
浜開発町工区 S=1/500

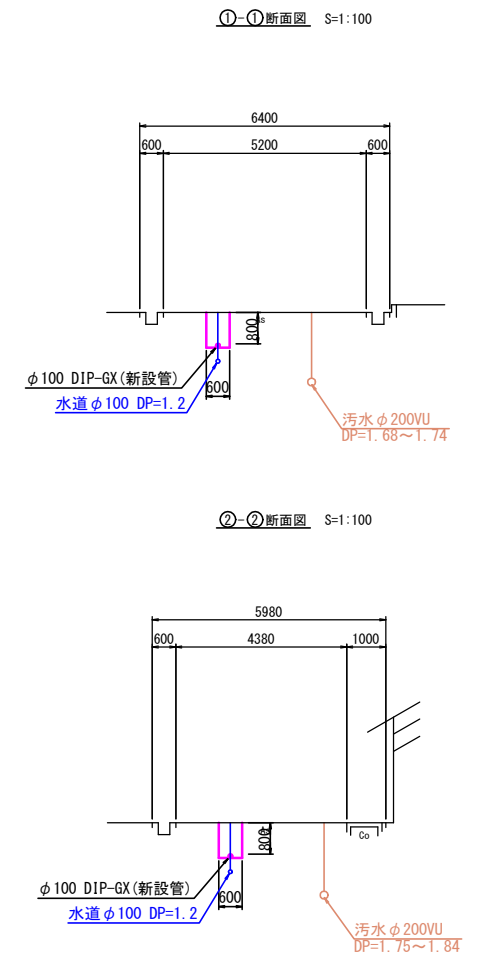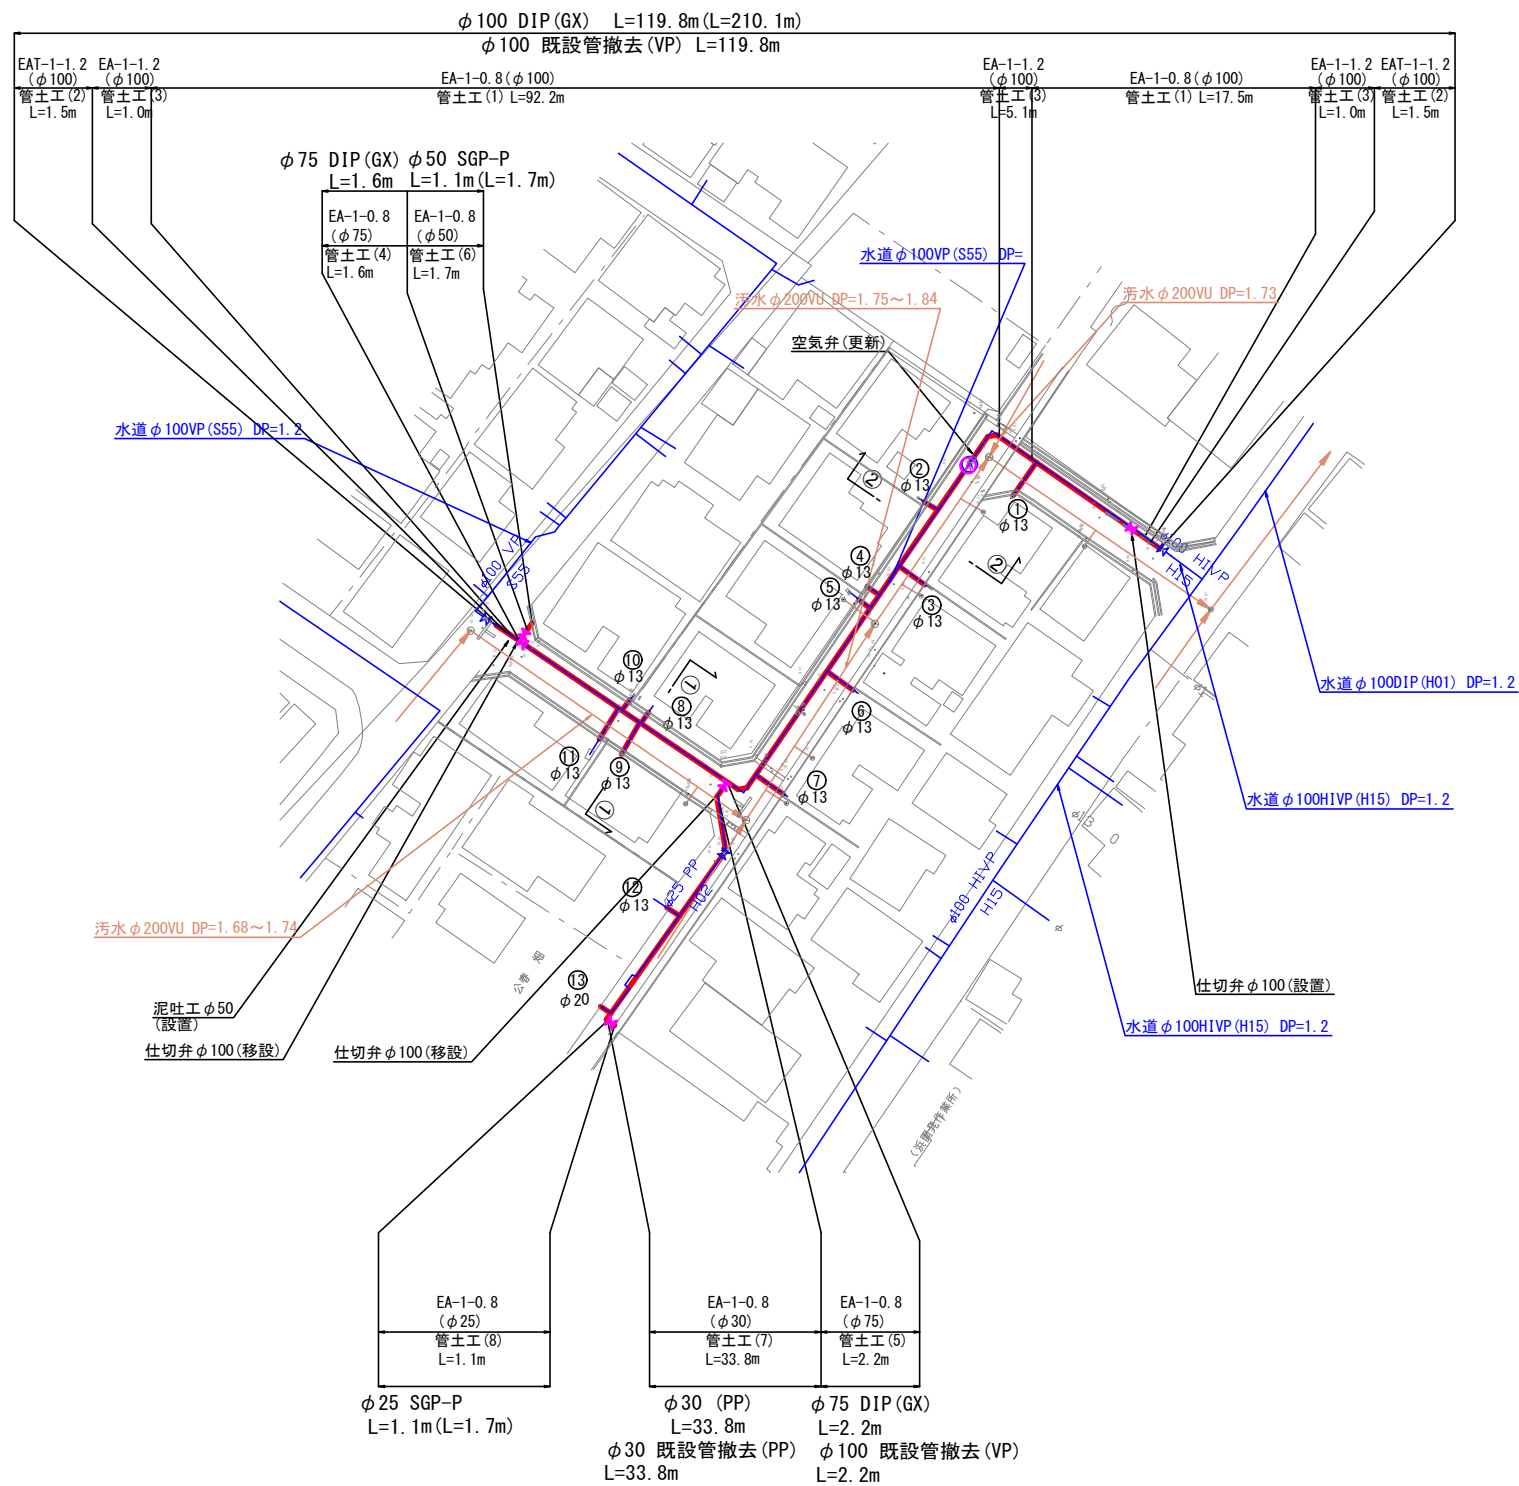

令和 8 年度	
事業名	能美市上水道事業
工事名	配水管改良工事(浜開発町工区)
箇所	能美市 浜開発町 地内
図名	本設配管計画平面図
縮尺	1 : 500
図面番号	7 枚の内 3
石川県能美市	


S=No Scal c

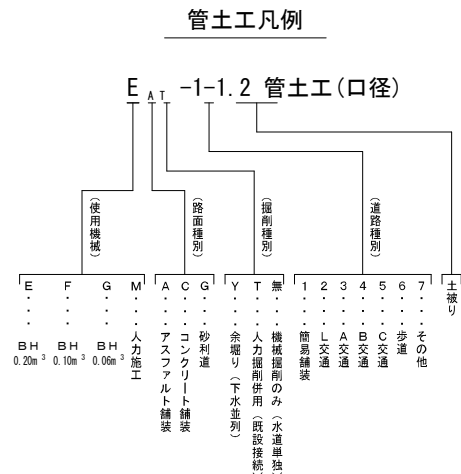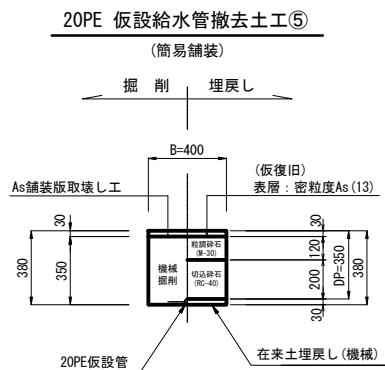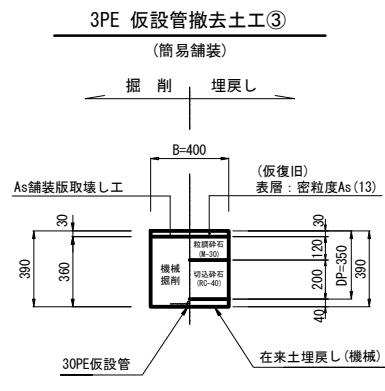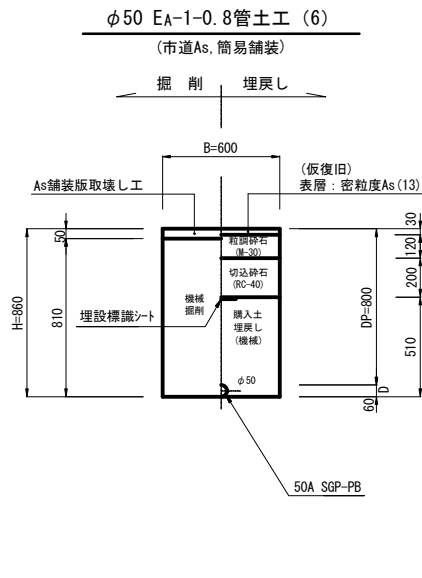


$$S=1/20$$


令和 8 年度		
事業名	能美市上水道事業	
工事名	配水管改良工事(浜開発町区)	
箇所	能美市 浜開発町 地内	
図名	管土工定規図(1/2)	
縮尺	S=1/20	
図面番号	7	枚の内 5
石 川 県 能 美 市		


浜開発町工区

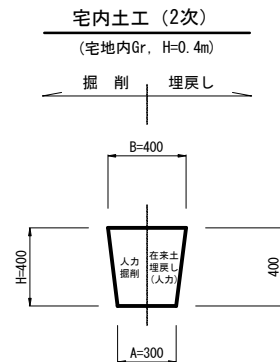

分岐口径 $\phi 75$

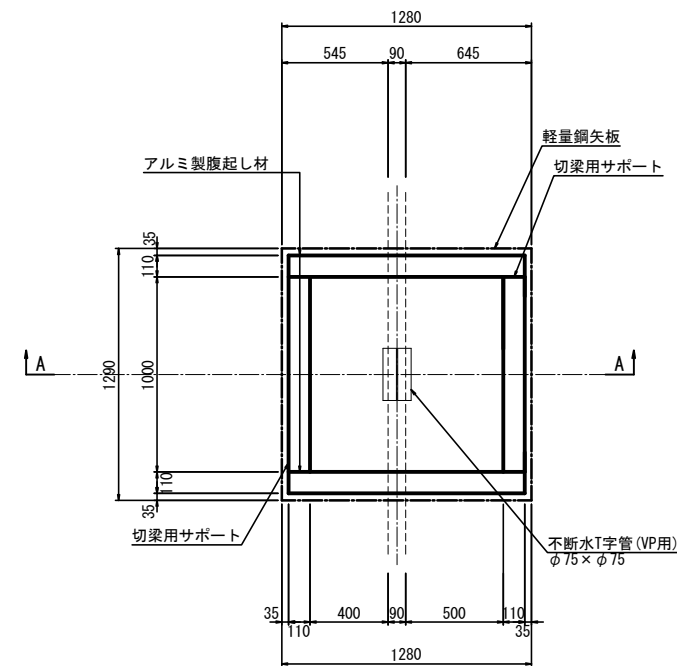

掘削 仮復旧

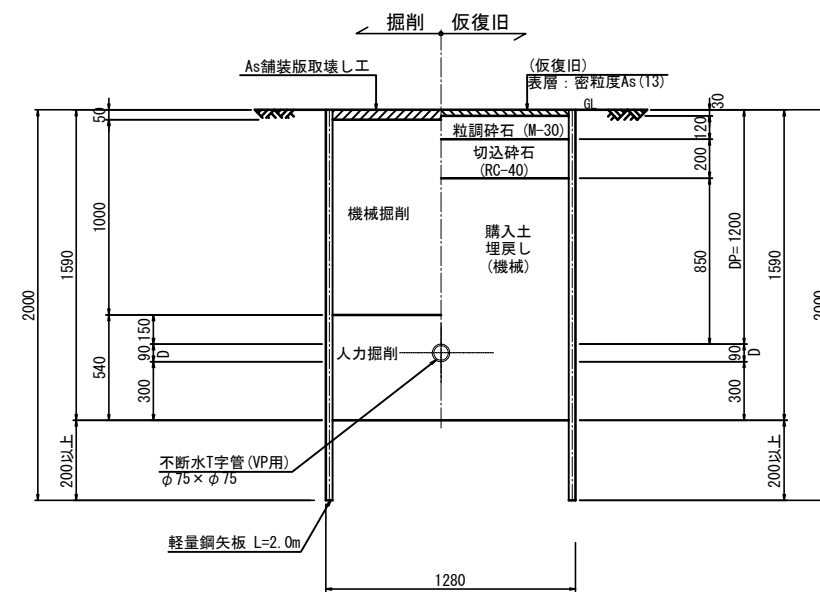

令和 8 年度		
事業名	能美市上水道事業	
工事名	配水管改良工事(浜開発町区)	
箇所	能美市 浜開発町 地内	
図名	管土工定規図(2/2)	
縮尺	S=1/20	
図面番号	7 枚の内	6
石 川 県 能 美 市		


各種標準図

浜開発町工区

S=図示


本設給水工事標準図

S=No Scale

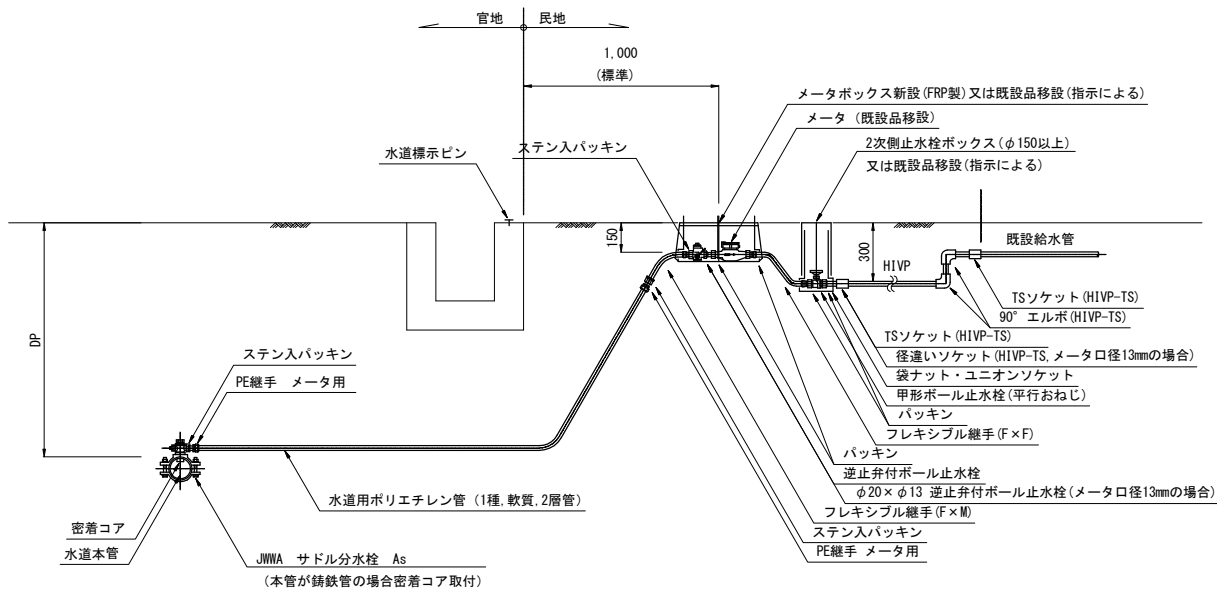


仕切弁筐 (H=600)

φ50～φ150 DP=800

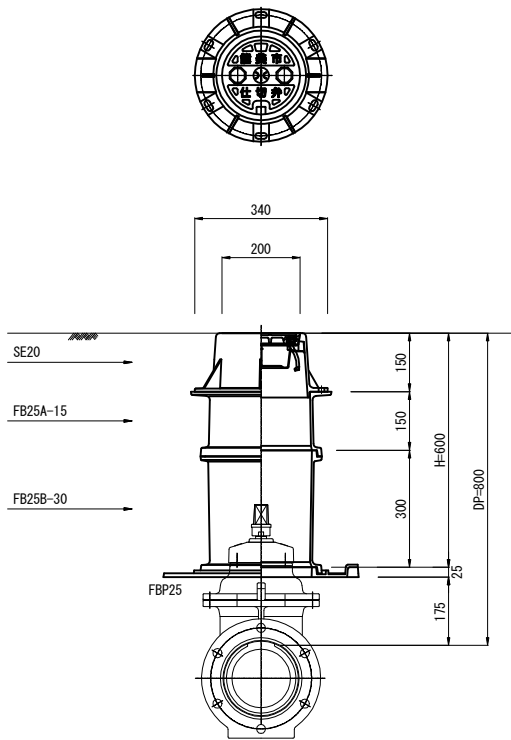

弁筐据付標準図

S=1:10


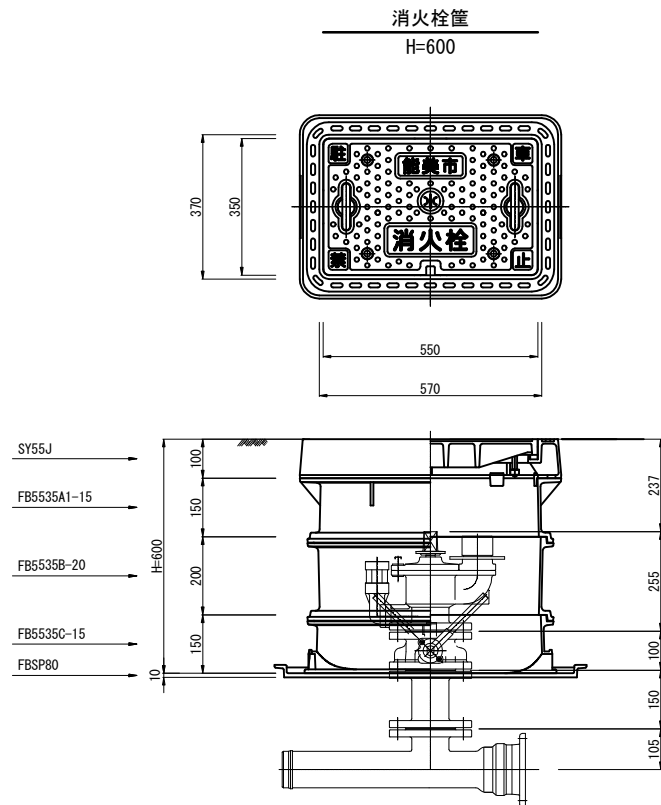


仮設給水工事標準図

S=No Scale

仮設管PP

仮設管REPCS

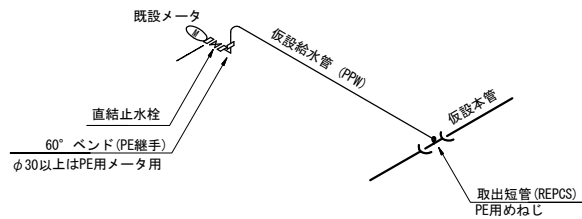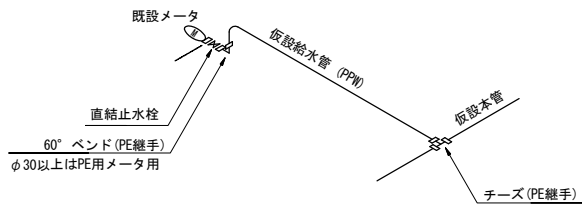

令和 8 年度	
事業名	能美市上水道事業
工事名	配水管改良工事 (浜開発町工区)
箇所	能美市 浜開発町 地内
図名	各種標準図
縮尺	S=図示
図面番号	7 枚の内 7
石川県能美市	